


(1')コラール明日架(ビギン)	(17')トイレ (男子)
iD4000D-W230昼光色 7台	iD2000D-W230昼白色 1台
iD2000D-W230昼光色 1台	iD800iスタイル昼白色 2台
LED非常灯電源別置型低～中天φ100 3台	(17')トイレ (女子)
(2')玄関ホール	iD2000D-W230昼白色 1台
LED□600埋込乳白パネル昼白色 3台	iD800iスタイル昼白色 3台
(3')通路	(17')トイレ (多目的)
iD4000D-W230昼白色 16台	iD800D-W230昼光色 1台
(7')給湯室	iD800iスタイル昼白色 1台
iD2000D-W230昼白色 1台	
LEDキッチンライト直管20形昼白色 1台	

(4')相談室
iD4000D-W230昼光色 2台
LED非常灯電源別置型低～中天φ100 1台
(5')コラール明日架(事務所)
iD4000D-W230昼光色 2台
LED非常灯電源別置型低～中天φ100 1台
(6')録音室(録音室内除外)
iD4000D-W230昼光色 2台
LED非常灯電源別置型低～中天φ100 1台

(8')日常生活訓練室
iD4000D-W230昼光色 16台
LED非常灯電源別置型低～中天φ100 4台
(9')社会適応訓練室
iD4000D-W230昼光色 8台
LED非常灯電源別置型低～中天φ100 2台

(10')わかば園作業所
iD4000D-W230昼光色 16台
LED非常灯電源別置型低～中天φ100 4台

(11')コラール明日架作業室
iD4000D-W230昼光色 8台
LED非常灯電源別置型低～中天φ100 2台
iD2000D-W230昼白色 1台
iD800D-W230昼光色 1台
iD800D-W230昼白色 1台
iD800iスタイル昼白色 2台

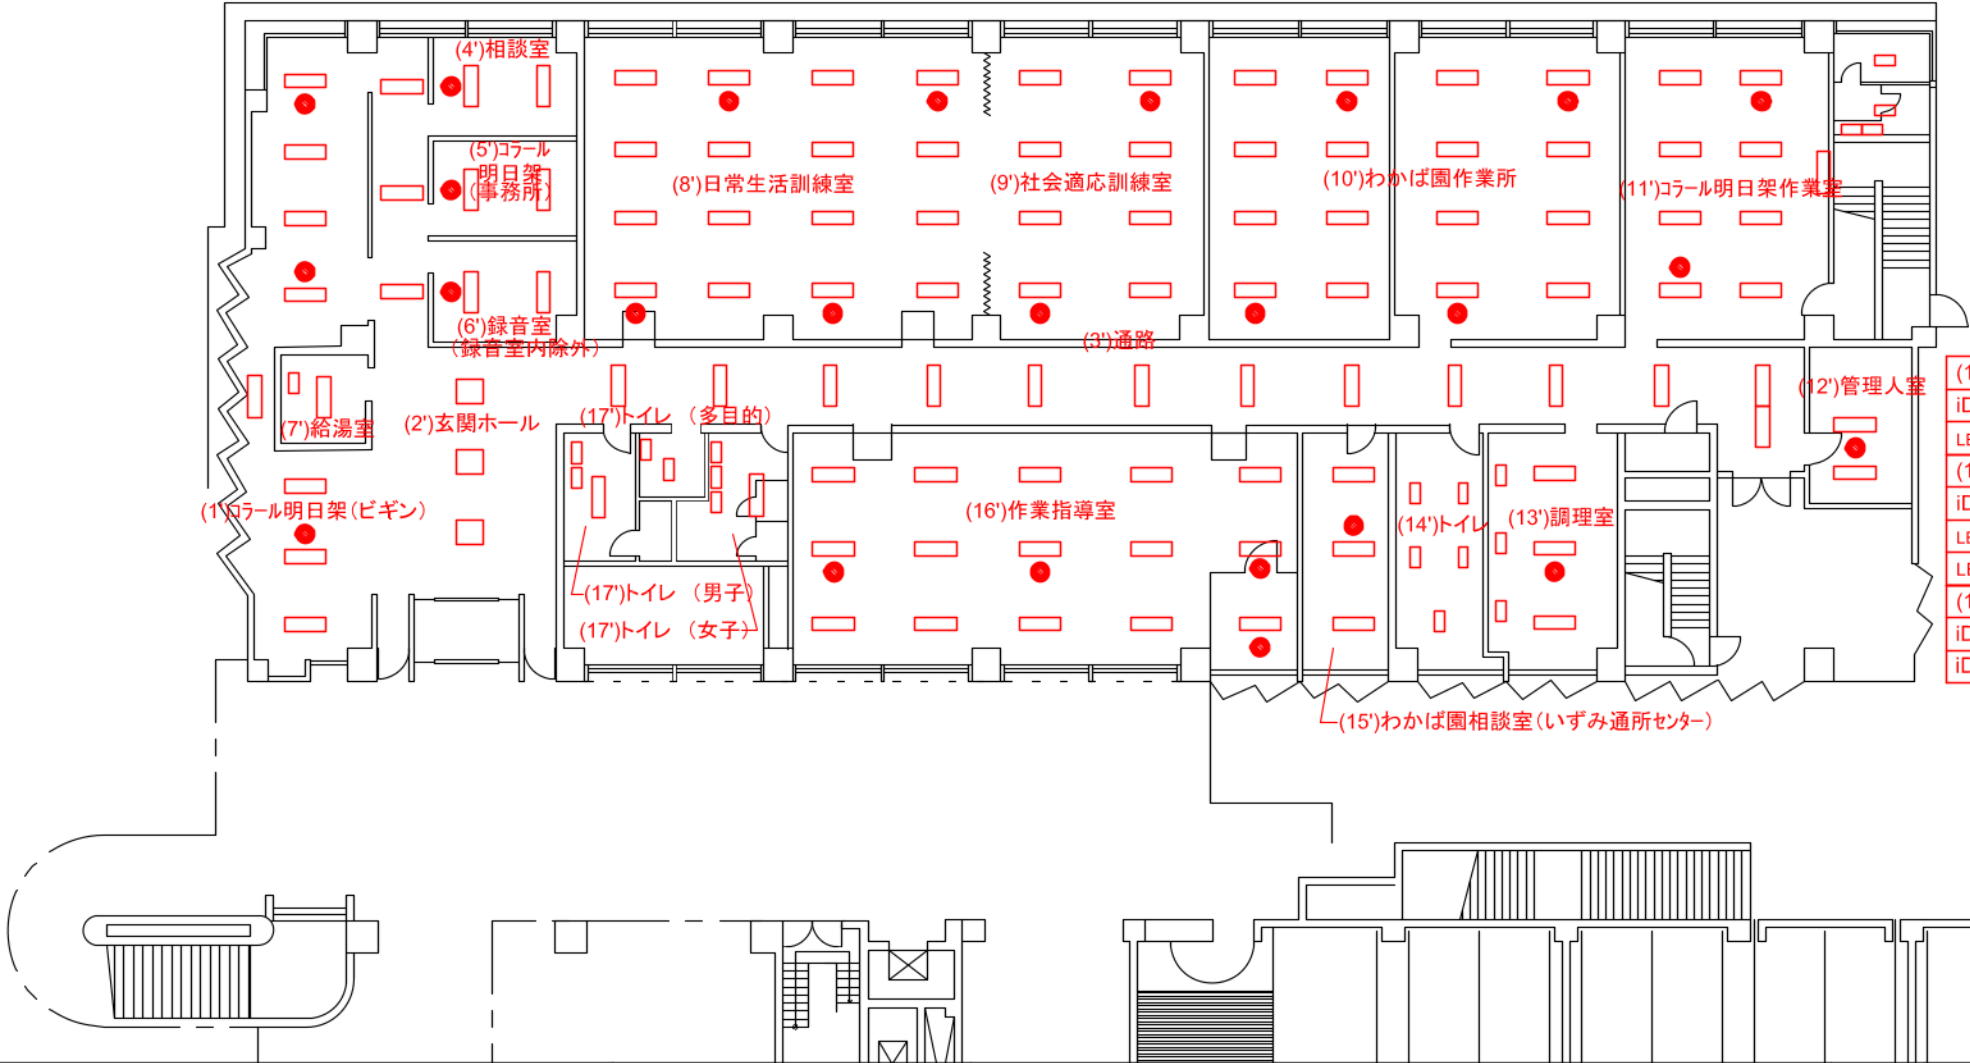

(12')管理入室	(15')わかば園相談室(いずみ通所センター)
iD4000D-W230昼白色 2台	iD4000D-W230昼光色 3台
LED非常灯電源別置型低～中天φ100 1台	LED非常灯電源別置型低～中天φ100 1台
(13')調理室	(16')作業指導室
iD4000D-W230昼光色 3台	iD4000D-W230昼光色 15台
LED非常灯電源別置型低～中天φ100 1台	LED非常灯電源別置型低～中天φ100 4台
LEDキッチンライト直管20形昼白色 3台	
(14')トイレ	
iD800D-W230昼白色 3台	
iD1600D-W230昼白色 2台	

(26')小会議室	(27')トイレ	(28')音楽室
iD4000D-W230昼光色 6台	iD800D-W230昼白色 5台	iD4000D-W230昼光色 12台
iD2500黒板灯集光昼白色 1台	iD1600D-W230昼白色 2台	iD2500黒板灯集光昼白色 1台
LED非常灯電源別置型低～中天φ100 2台		LED非常灯電源別置型低～中天φ100 4台
(29')通路	(30')倉庫	
iD2000D-W230昼白色 13台	iD4000D-W230昼光色 2台	

(25')第2いずみ通所センターふきのとう
iD4000D-W230昼光色 16台
iD2000D-W230昼光色 1台
iD2000D-W230昼白色 1台
LED非常灯電源別置型低～中天φ100 3台


(24')料理教室
iD4000D-W230昼光色 12台
LED非常灯電源別置型低～中天φ100 3台

(23')実習室
iD4000D-W230昼光色 12台
LED非常灯電源別置型低～中天φ100 3台
iD2500黒板灯集光昼白色 1台

(22')談話室
シーリングライト10畳用調色 2台
ダウンライト60形拡散電球色 5台

(21')給湯室
iD2000D-W230昼白色 1台
LEDキッチンライト直管20形昼白色 1台


(18')託児所	(19')受付事務所	(20')受付事務所前
iD4000D-W230昼光色 11台	iD4000D-W230昼光色 4台	LEDφ600埋込乳白パネル昼白色 4台
LED非常灯電源別置型低～中天φ100 3台	LED非常灯電源別置型低～中天φ100 2台	
LED非常灯専用型中天～6φ100自己点 1台		
(31')資料室	(32')相談室	
iD4000D-W230昼光色 2台	iD4000D-W230昼光色 3台	
	LED非常灯電源別置型低～中天φ100 2台	
(33')トイレ (男子)	(33')トイレ (女子)	(33')トイレ (多目的)
iD2000D-W230昼白色 1台	iD2000D-W230昼白色 1台	iD800D-W230昼光色 1台
iD800iスタイル昼白色 2台	iD800iスタイル昼白色 2台	iD800iスタイル昼白色 1台

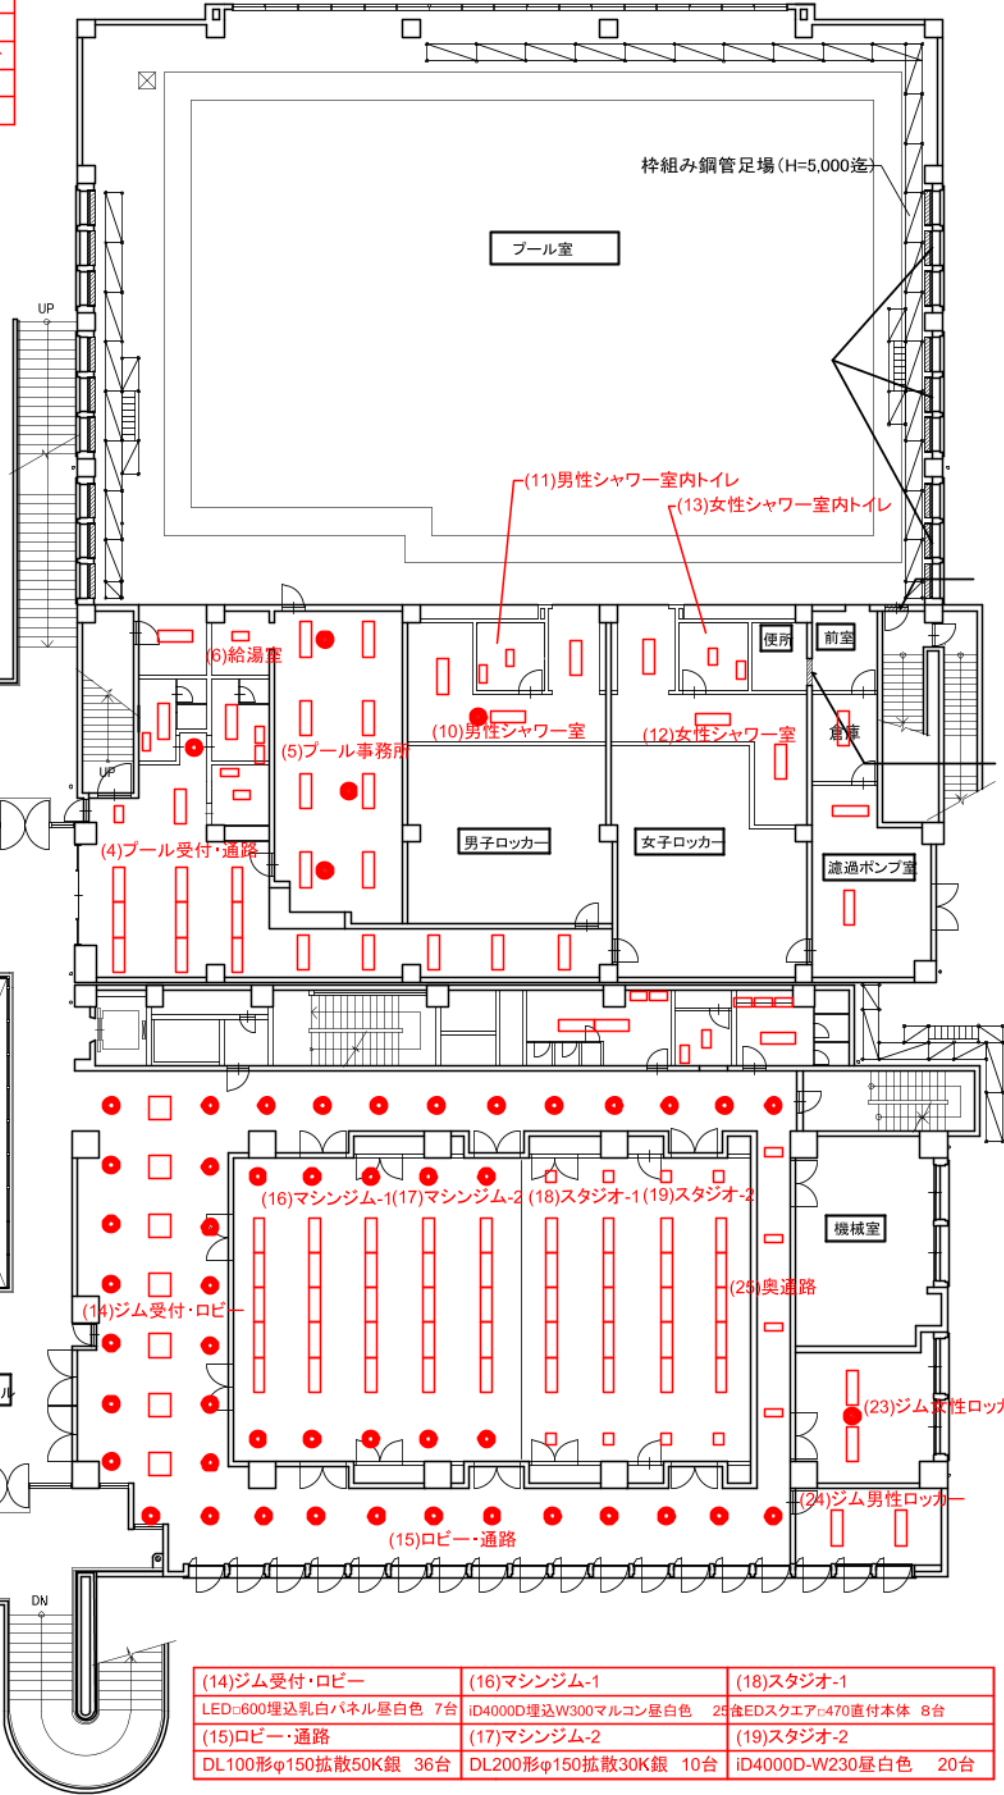

(4)プール受付・通路	(10)男性シャワー室
iD2000D-W230昼白色 15台	LDL40X1直付型高温用 昼白色 3台
iD800D-W230昼白色 1台	LED非常灯電源別置防湿防雨直付 1台
DL100形φ150拡散50K銀 1台	(11)男性シャワー室内トイレ
(5)プール事務所	LDL20X1富士型防湿防雨SUS 1台
iD4000D-W230昼白色 8台	LED20型ウォール防雨防湿基白定格出力 1台
LED非常灯電源別置型低～中天φ100 2台	(12)女性シャワー室
(6)プール事務所(給湯室)	LDL40X1直付型高温用 昼白色 3台
iD800D-W230昼白色 1台	LED非常灯電源別置防湿防雨直付 1台
(7)プール事務所横男性トイレ	(13)女性シャワー室内トイレ
iD2000D-W230昼白色 1台	LDL20X1富士型防湿防雨SUS 1台
iD800iスタイル昼白色 1台	LED20型ウォール防雨防湿基白定格出力 1台
(8)プール事務所横女性トイレ	採暖室
iD2000D-W230昼白色 1台	LDL40X1直付型高温用 昼白色 1台
iD800iスタイル昼白色 2台	
(9)プール事務所横身障者トイレ	
iD800D-W230昼白色 1台	
iD800iスタイル昼白色 1台	

(20)ジム男性トイレ
iD2000D-W230昼白色 2台
iD800iスタイル昼白色 2台
(21)ジム身障者トイレ
iD800D-W230昼白色 1台
iD800iスタイル昼白色 1台
(22)ジム女性トイレ
iD2000D-W230昼白色 1台
iD800iスタイル昼白色 3台
(23)ジム女性ロッカー
iD4000D-W230昼白色 2台
LED非常灯電源別置型低～中天φ100 1台
(24)ジム男性ロッカー
iD4000D-W230昼白色 2台
(25)奥通路
iD800D-W230昼白色 4台

(14)ジム受付・ロビー	(16)マシンジム-1	(18)スタジオ-1
LEDφ600埋込乳白パネル昼白色 7台	iD4000D埋込W300マルコン昼白色 25台	LEDスクエアφ470直付本体 8台
(15)ロビー・通路	(17)マシンジム-2	(19)スタジオ-2
DL100形φ150拡散50K銀 36台	DL200形φ150拡散30K銀 10台	iD4000D-W230昼白色 20台

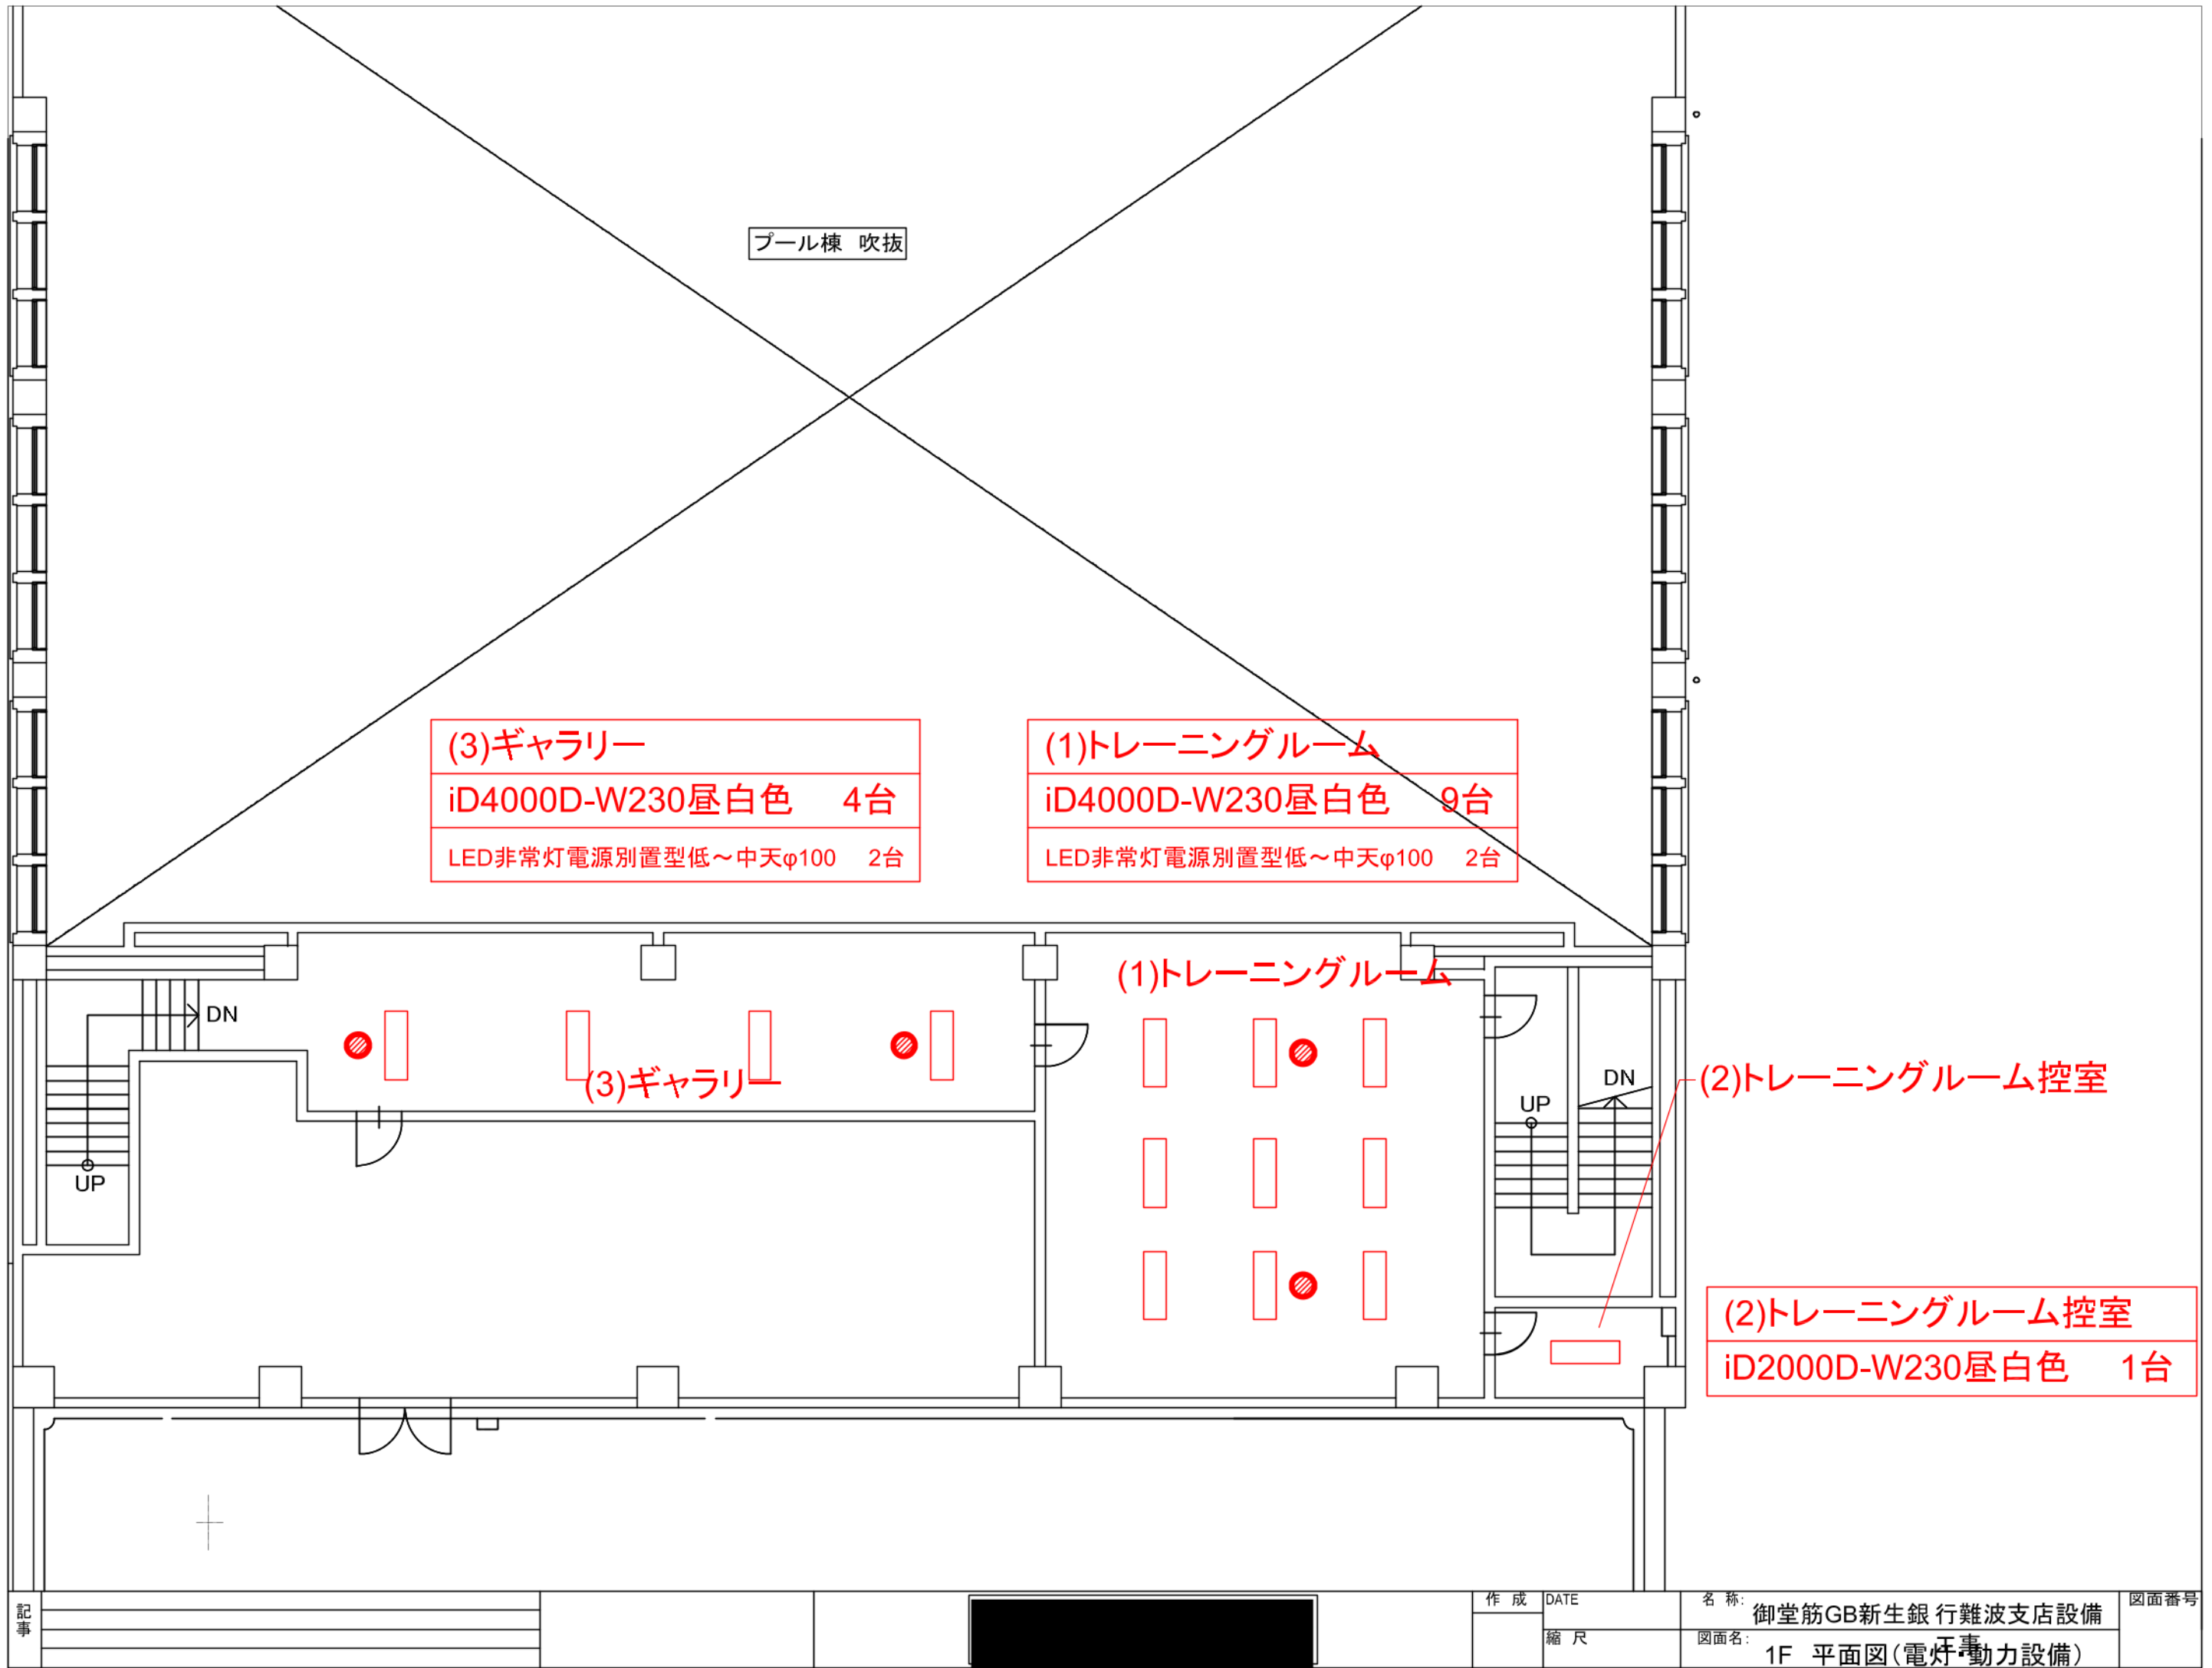

プール棟 吹抜

(3)ギャラリー

iD4000D-W230昼白色 4台

LED非常灯電源別置型低～中天φ100 2台

(1)トレーニングルーム

iD4000D-W230昼白色 9台

LED非常灯電源別置型低～中天φ100 2台

(1)トレーニングルーム

(2)トレーニングルーム控室

(2)トレーニングルーム控室

iD2000D-W230昼白色 1台

記事

作成

DATE

名称

御堂筋GB新生銀行難波支店設備

図面番号

縮尺

図面名

1F 平面図(電灯・動力設備)